
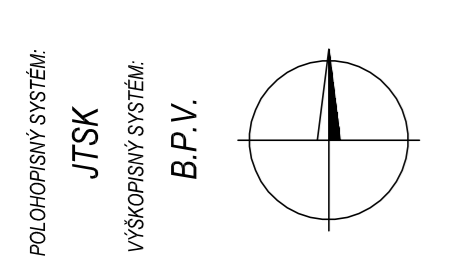


KLAD LISTU:

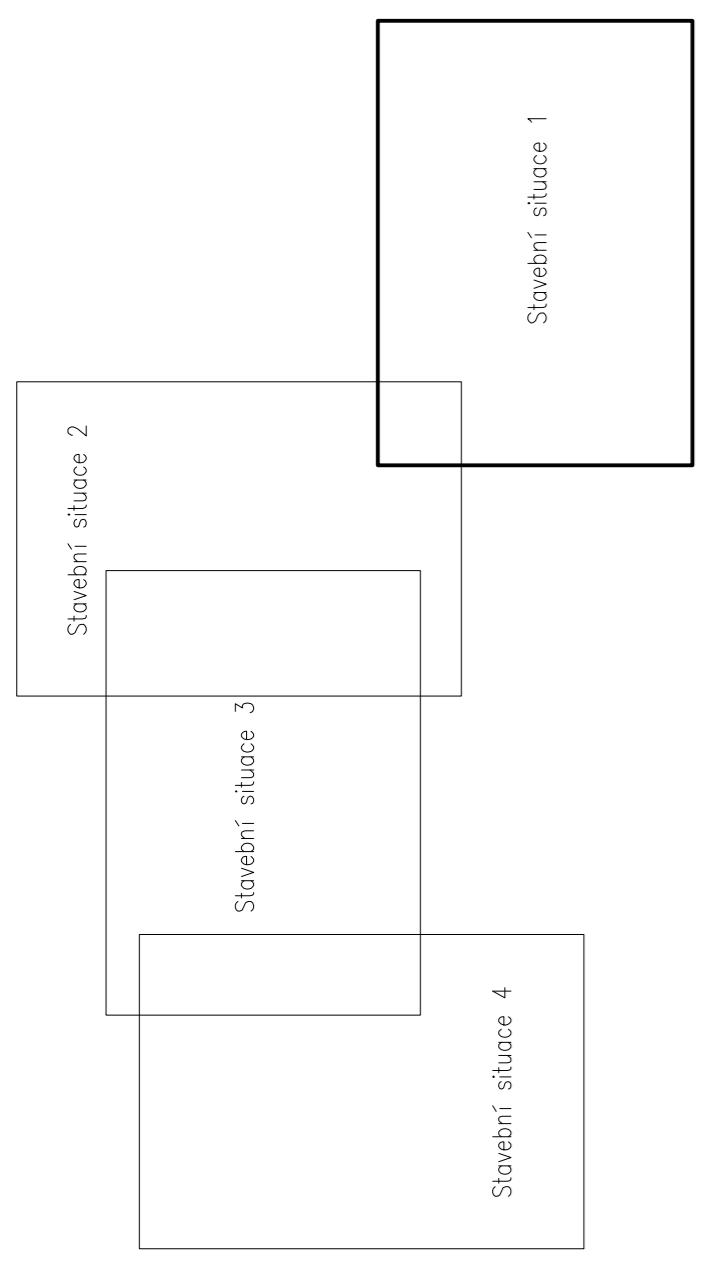

LEGENDA SÍTÍ:

- Navrhovaná gravitační spávková kanalizace
- Navrhovaná tlaková spávková kanalizace
- Navrhovaný výtlak z ČS1
- Navrhované spávkové gravitační přípojky
- Navrhovaná tlaková kanalizační přípojka zarančená DČU
- Navrhovaný vodovod pro ČOV
- Navrhovaná vodovodní přípojka pro ČOV
- Navrhovaný gravitační odtok a odtok ČOV
- Navrhovaný výtlak do ČOV
- Navrhovaný tlakový vzduch ČOV
- Navrhovaná přípojka NN
- Stávající dešťová kanalizace
- Stávající vodovod
- Stávající vedení ČEZ Distribuce
- Stávající nadzemní vedení ČEZ Distribuce
- Stávající sdělovací kabel Telefonica O2
- Šachta určená pro DN=sklon(promile) – vzdálenost šachet(m)

	PROJEKT IV PROJEKTIV CZ PLUS, s.r.o. PROJEKTOVÝ A INŽENÝRSKÝ ATELIER, BASSOVA 98/8, PRAHA 9-VYSOČANY, 190 00 Tel.: 222 584 265, 222 591 353, email: info@projektiv.cz	IČO:2416955 DIČ: CZ2416955
	ZODP. PROJEKTANT ING. JAROSLAV KNÍTEK	KONTROLOVAL ING. JAROSLAV KNÍTEK
MÍSTO STAVBY: OBEC BRANOV ÚPRAVA ÚZEMNÍHO ÚVÁŽENÍ, Č.P.34, 270 23 BRANOV	STAVBA: KANALIZACE A ČOV BRANOV	STUPĚŇ PD 004/13 ČÍSLO ZÁKAZY 06/2013 DATUM MĚŘÍTKO 1:500 ČÍSLO PŘÍLOHY D.1.1.2.1.
PŘÍLOHA: SO 07 KANALIZACE STAVEBNÍ SITUACE 1		

